


PŮDORYS HALA 1 (STOLÁRNA)


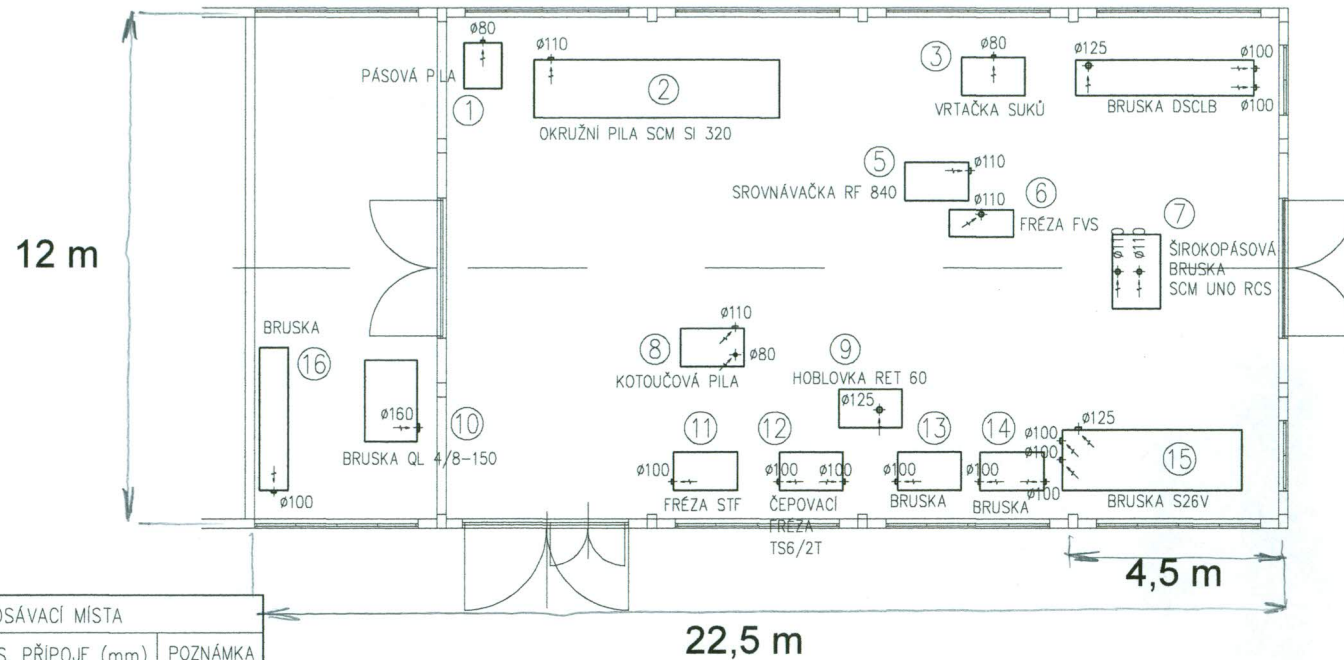


HALA 1 (STOLÁRNA) – ODSÁVACÍ MÍSTA

OZN.	NÁZEV STROJE	ODS. PŘÍPOJE (mm)	POZNÁMKA
1	PÁSOVÁ PILA	1x80	
2	OKRUŽNÍ PILA SMC SI 320	1x110	
3	VRTAČKA SUKŮ	1x80	
4	BRUSKA DSCLB	2x100; 1x125	
5	SROVNÁVAČKA RF 840	1x110	
6	FRÉZA FVS	1x110	
7	ŠIROKOPÁSOVÁ BRUSKA SMC UNO RCS	2x110	
8	KOTOUČOVÁ PILA	1x80; 1x110	
9	HOBLOVKA RET 60	1x125	
10	BRUSKA QL 4/8-150	1x160	PO LAKU
11	FRÉZA STF	1x100	
12	ČEPOVACÍ FRÉZA TS6/2T	2x100	
13	BRUSKA	1x100	
14	BRUSKA	2x100	
15	BRUSKA S26V	2x100; 1x125	
16	BRUSKA	1x100	PO LAKU

ZODP. PROJEKTANT	VYPRACOVAL	KRESLIL	KONTROLOVAL	PROKLIMA	
J. PROCHÁZKA	J. PROCHÁZKA	R. HANAČEK	ING. V. MORAVEC	PADĚLKY 553, 763 15 SLUŠOVCE IČO 14656906 DIČ CZ500811320	
INVESTOR: PODHORAN LUKOV a.s., Pod kaštiny 499, 763 17 Lukov				FORMÁT	2 A4
SNÍŽENÍ EMISNÍ ZÁTĚŽE Z DŘEVOVÝROBY DRŽKOVÁ PODHORAN LUKOV a.s. D.1.4 TECHNICA PROSTŘEDÍ STAVEB				DATUM	10/2016
				ÚČEL	DPS
D.1.4.3 VZDUCHOTECHNIKA PŮDORYS HALY 1 (STOLÁRNA)				Č. ZAKÁZKY	
				MĚŘÍTKO	1:100
				ČÍSLO PROFESE D.1.4.3	ČÍSLO VÝKRESU VZT 02

PŮDORYS HALA 2 (BEDNÁRNA)

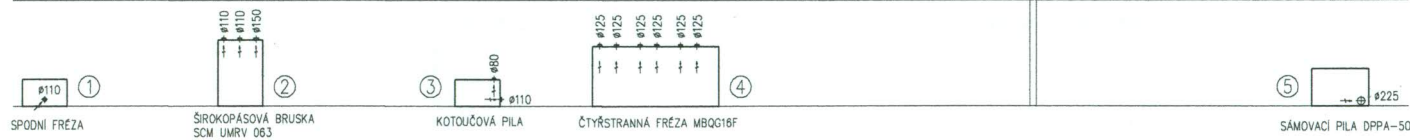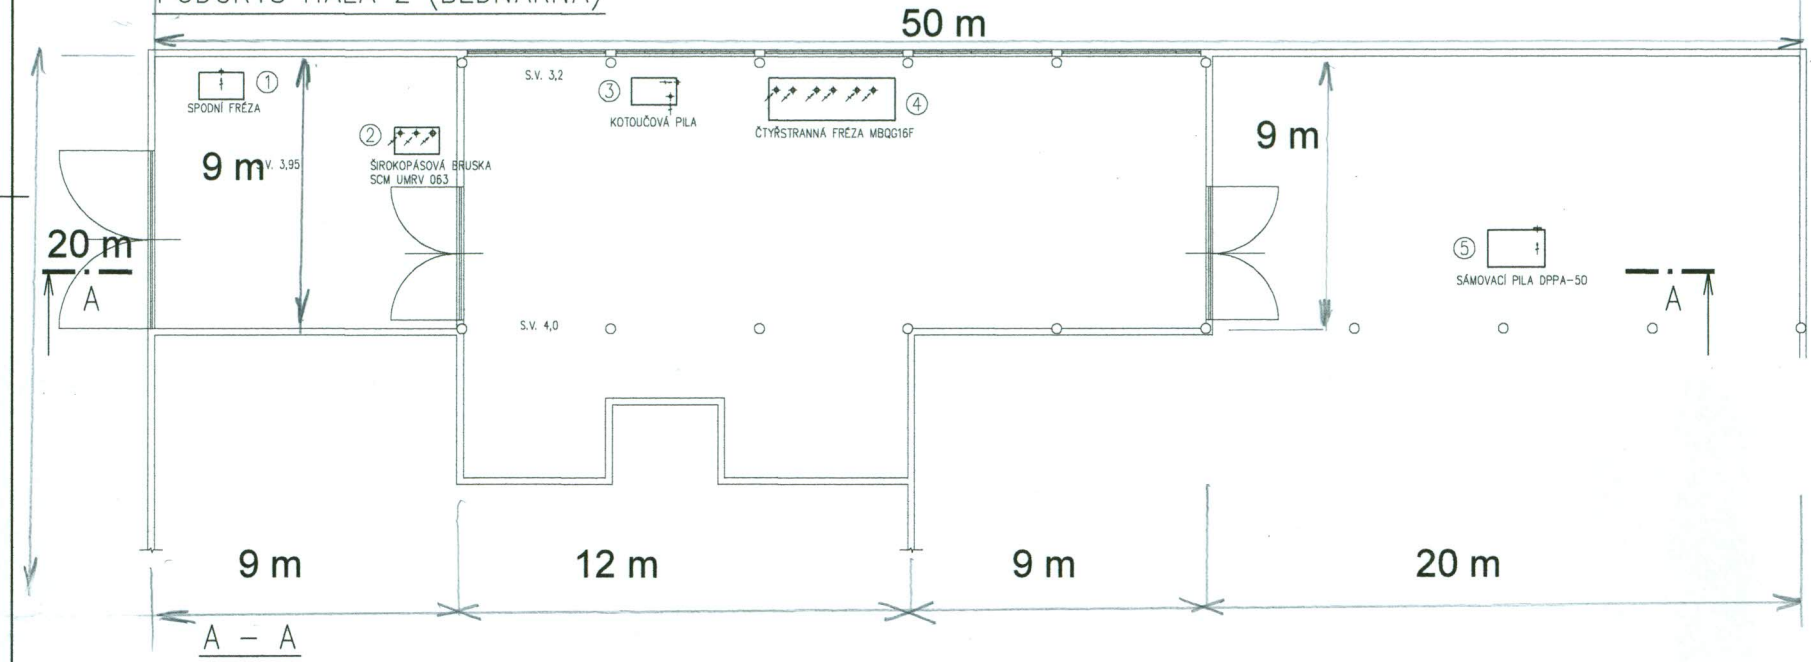

HALA 2 (BEDNÁRNA) – ODSÁVACÍ MÍSTA			
OZN.	NÁZEV STROJE	ODS. PŘÍPOJE (mm)	POZNÁMKA
1	SPODNÍ FREZA	1x110	
2	ŠIROKOPÁSOVÁ BRUSKA SCM UMRV 063	2x110; 1x150	
3	KOTOUČOVÁ PILA	1x80; 1x110	
4	ČTYŘSTRANNÁ FREZA MBQG16F	6x125	
5	SÁMOVACÍ PILA DPPA-50	1x225	

ZODP. PROJEKTANT J. PROCHÁZKA	VYPRACOVAL J. PROCHÁZKA	KRESLIL R. HANAČEK	KONTOLOVAL ING. V. MORAVEC	PROKLIMA PADOUKY 653, 763 15 SLUŠOVCE IČO 14658908 DIČ CZ2500811320
INVESTOR: PODHORAN LUKOV a.s., Pod kaštany 499, 763 17 Lukov				
SNIŽENÍ EMISNÍ ZÁTĚŽE Z DŘEVOVÝROBY DRŽKOVÁ PODHORAN LUKOV a.s. D.1.4 TECHNICA PROSTŘEDÍ STAVEB D.1.4.3 VZDUCHOTECHNIKA				FORMÁT 4 A4 DATUM 10/2016 ÚČEL DPS Č. ZAKÁZKY MĚŘÍTKO 1:100 ČÍSLO PRŮJESE D.1.4.3 ČÍSLO VÝKRESU VZT 03
PŮDORYS HALY 2 (BEDNÁRNA), ŘEZ A-A				