



PŮDORYS HALY 1 (STOLÁRNA)

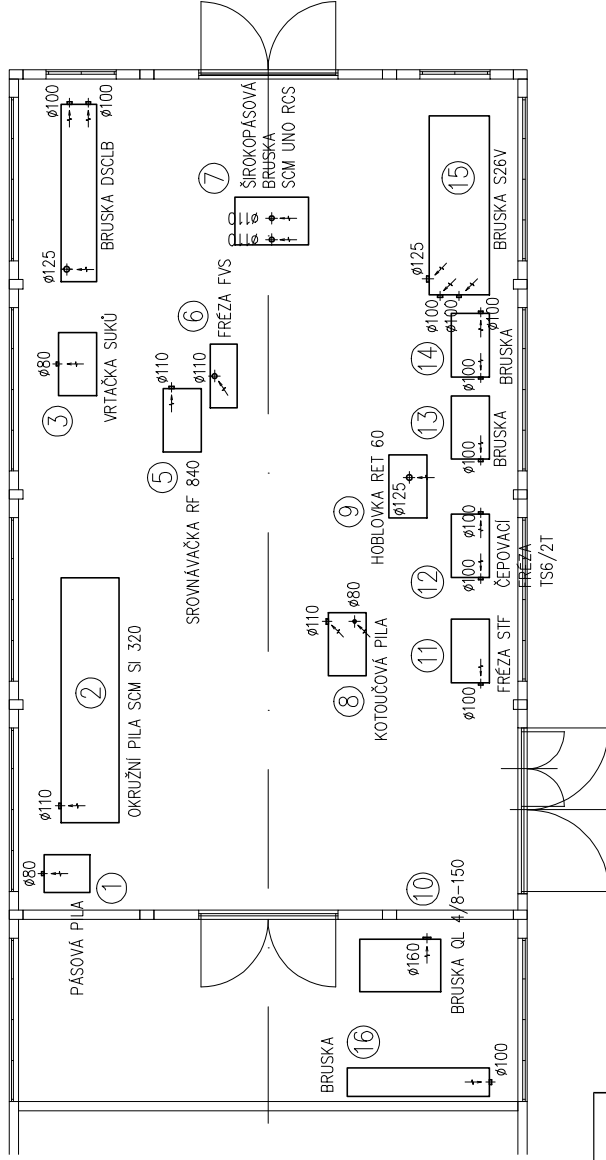


HALA 1 (STOLÁRNA) – ODSÁVACÍ MÍSTA			
OZN.	NÁZEV STROJE	ODS. PŘÍPOJE (mm)	POZNÁMKA
1	PÁSOVÁ PÍLA	1x80	
2	OKRUŽNÍ PÍLA SMC SI 320	1x110	
3	VRTAČKA SUKŮ	1x80	
4	BRUSKA DSCLB	2x100; 1x125	
5	SROVNÁVAČKA RF 840	1x110	
6	FREZA FVS	1x110	
7	ŠIROKOPÁSOVÁ BRUSKA SMC UNO RCS	2x110	
8	KOTOUČOVÁ PÍLA	1x80; 1x110	
9	HOBLOVKA RET 60	1x125	
10	BRUSKA QL 4/8-150	1x160	PO LAKU
11	FREZA STIF	1x100	
12	ČEPOVACÍ FREZA TS6/2T	2x100	
13	BRUSKA	1x100	
14	BRUSKA	2x100	
15	BRUSKA SZ6V	2x100; 1x125	
16	BRUSKA	1x100	PO LAKU

ZODP. PROJEKTANT		KONTROLOVAL	
J. PROCHÁZKA	J. PROCHÁZKA	KRESLIL	ING. V. MORAVEC
INVESTOR: PODHORAN LUKOV a.s., Pod kaštaný 499, 763 17 Lukov			
SNÍŽENÍ EMISNÍ ZATĚŽE Z DŘEVOVÝROBY DRŽKOVÁ			
PODHORAN LUKOV a.s.			
D.1.4 TECHNICKÁ PROSTŘEDÍ STAVĚ			
D.1.4.3 VZDUCHOTECHNIKA			
PŮDORYS HALY 1 (STOLÁRNA)			
PROKLIMA		FORMÁT 2 A4	
PADELYK 553, 763 15 SLUŠOVCE		DATUM 10/2016	
IČO 14656906		ÚČEL DPS	
DIČ CZ50081320		Č. ZAKÁZKY	
		MĚŘÍTKO 1:100	
		ČÍSLO VÝKRESU D.1.4.3	
		VZT 02	

PŮDORYS HALA 2 (BEDNÁRNA)

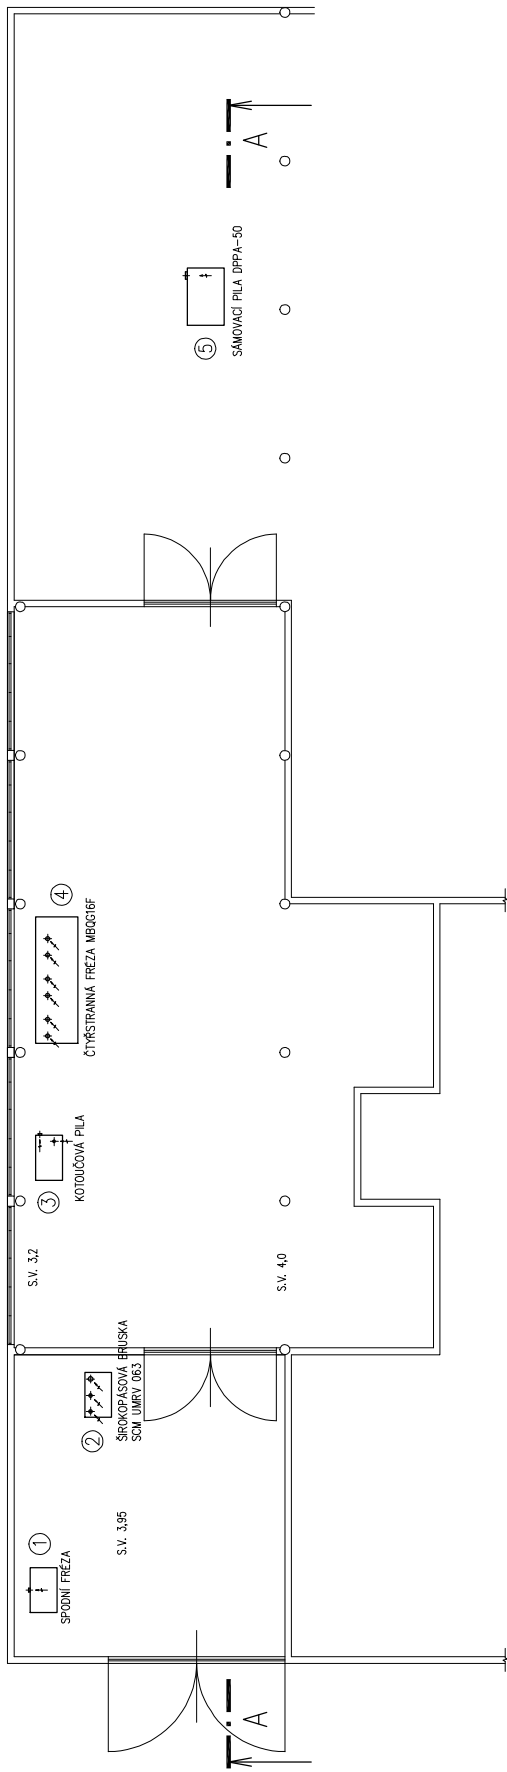

A - A

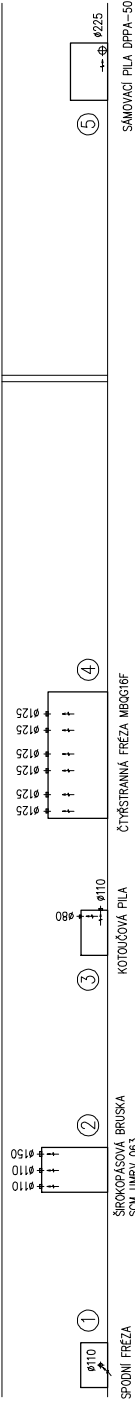

ZODP. PROJEKTANT	VYPRACOVAL	KRESLIL	KONTROLOVAL	PROKLIMA
J. PROCHAZKA	J. PROCHAZKA	R. HANÁČEK	ING. V. MORAVEC	PROJEKT 763.16 SUSEMIE PROJEKT 763.16 SUSEMIE DLE ČSN EN 15250
INVESTOR:	PODHOŘAN LUKOV s.r.o., Pod Kocáňany 499, 763 17 Lukov			FORMÁT 4 A4
SNÍŽENÍ EMISNÍ ZATÍŽE Z DŘEVOVÝROBY DRŽKOVÁ				DATUM 10/2016
PODHOŘAN LUKOV s.r.o.				ÚČEL DPS
D.1.4 TECHNICKÁ PROSTŘEDÍ STAVĚB				Č. ZÁKÁZKY
D.1.4.3 VZDUCHOTECHNIKA				MFŘÍTKO 1:100
PŮDORYS HALY 2 (BEDNÁRNA), ŘEZ A-A				ČÍSLO PŘÍKRESU 050 DOKRESLU
				VZT 03

HALA 2 (BEDNÁRNA) - ODSÁVACÍ MÍSTO			
OZN.	NÁZEV STROJE	ODS. PŘÍPOJE (mm)	POZNÁMKA
1	SPODNÍ FREZA	1x110	
2	ŠIROKOPÁSOVÁ BRUSKA SČM UMVRV 063	2x110; 1x150	
3	KOTOUČOVÁ PILA	1x80; 1x110	
4	ČTYŘSTRANNÁ FREZA MEGG16F	6x125	
5	SAMOVACÍ PILA DPPA-50	1x225	